

2

Planta baixa


1 : 300



SITUAÇÃO SEM ESCALA:

PLANTA BAIXA CAPTAÇÃO

Nº projeto	0001	ENDEREÇO: CAPTAÇÃO DE ÁGUA
Data	Data de emissão	CIDADE: SÃO SEBASTIÃO DA BELA VISTA - MG
Autor do projeto:		CEP: 37567-000
Marcio Monterio ENGENHEIRO CIVIL CREA - 51.531/D - MG		ÁREA CONSTRUÍDA: 50 M²
		Escala 1 : 300

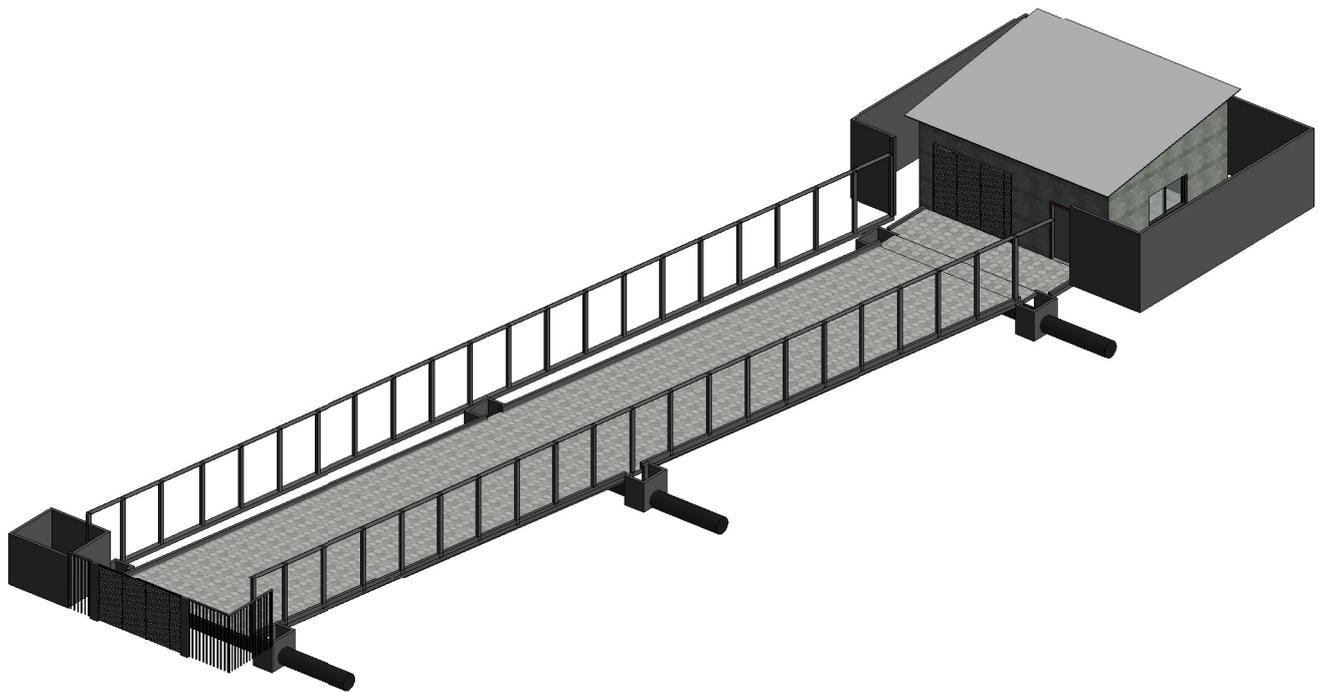

1

{3D}



SITUAÇÃO SEM ESCALA:

PLANTA BAIXA CAPTAÇÃO

Nº projeto	0001	ENDEREÇO: CAPTAÇÃO DE ÁGUA
Data	Data de emissão	CIDADE: SÃO SEBASTIÃO DA BELA VISTA - MG
Autor do projeto:		CEP: 37567-000
Marcio Monterio ENGENHEIRO CIVIL CREA - 51.531/D - MG		ÁREA CONSTRUÍDA: 50 M²
		Escala